

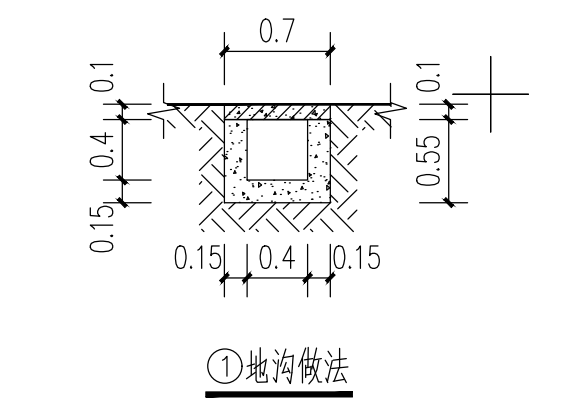


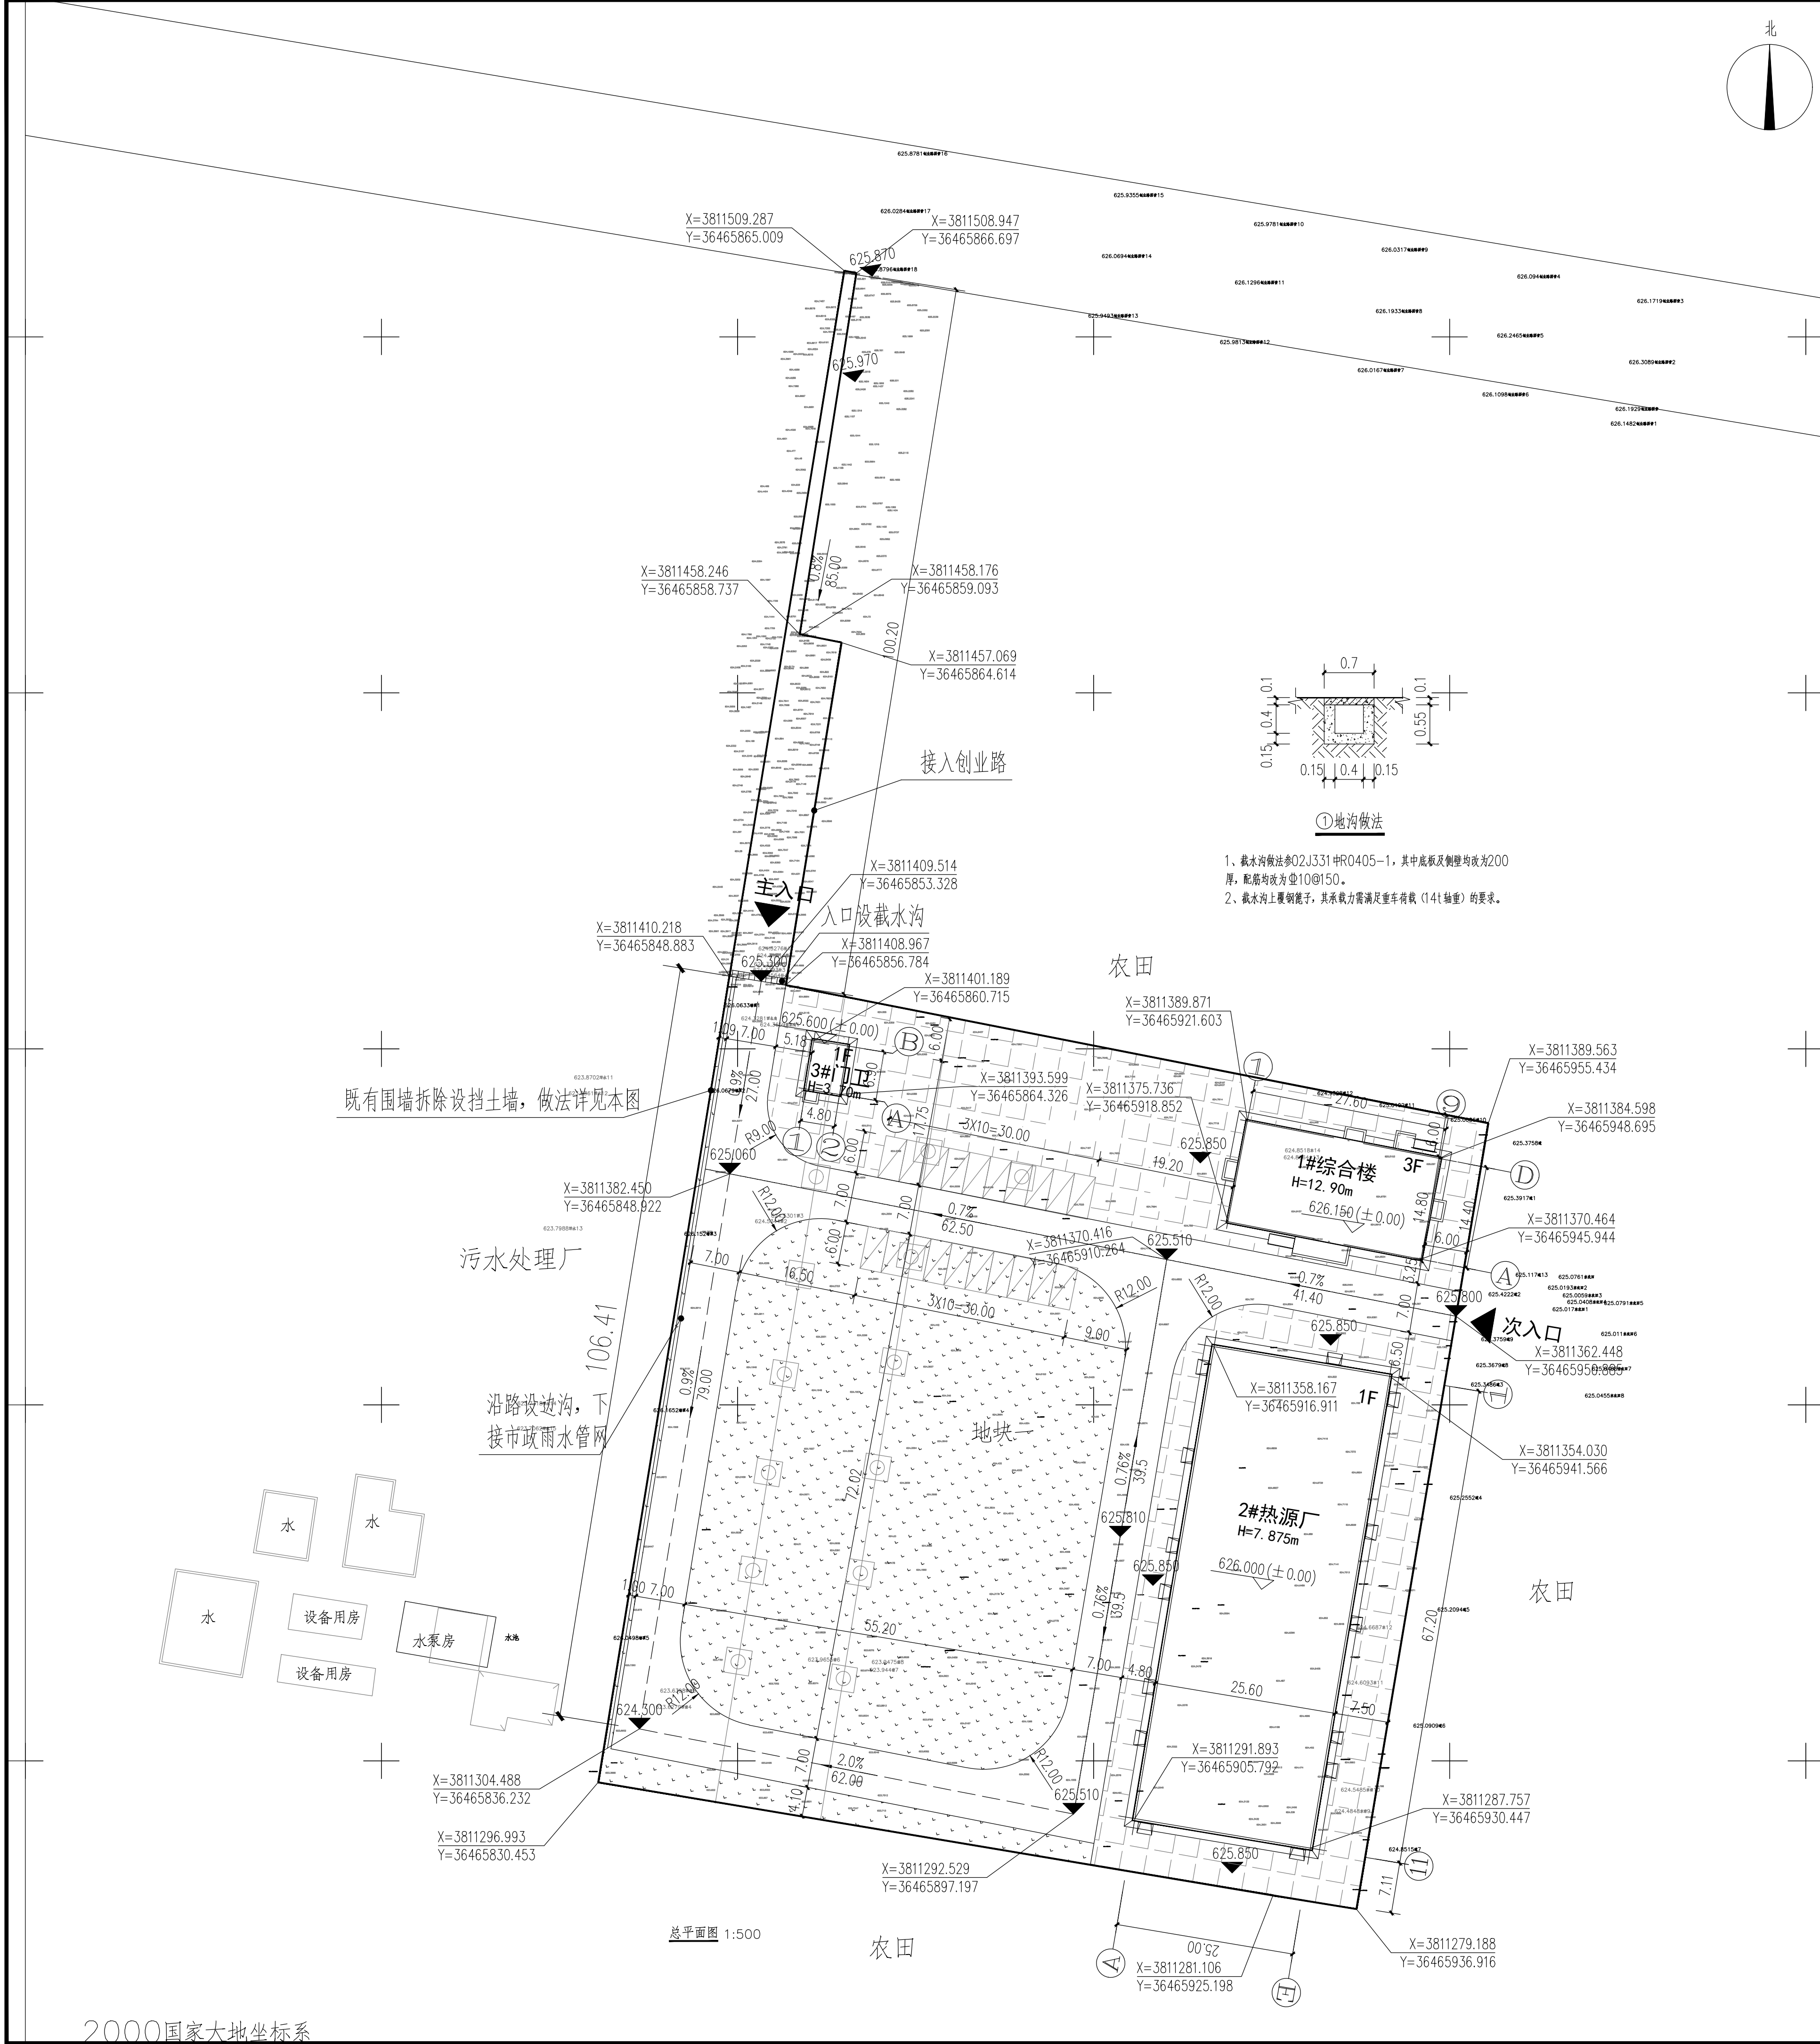


- 1、截水沟做法参照02J331#R0405-1，其中底板及侧壁均改为200厚，配筋均改为Φ10@150。
2、截水沟上覆钢篦子，其承载力需满足重车荷载（14t轴重）的要求。

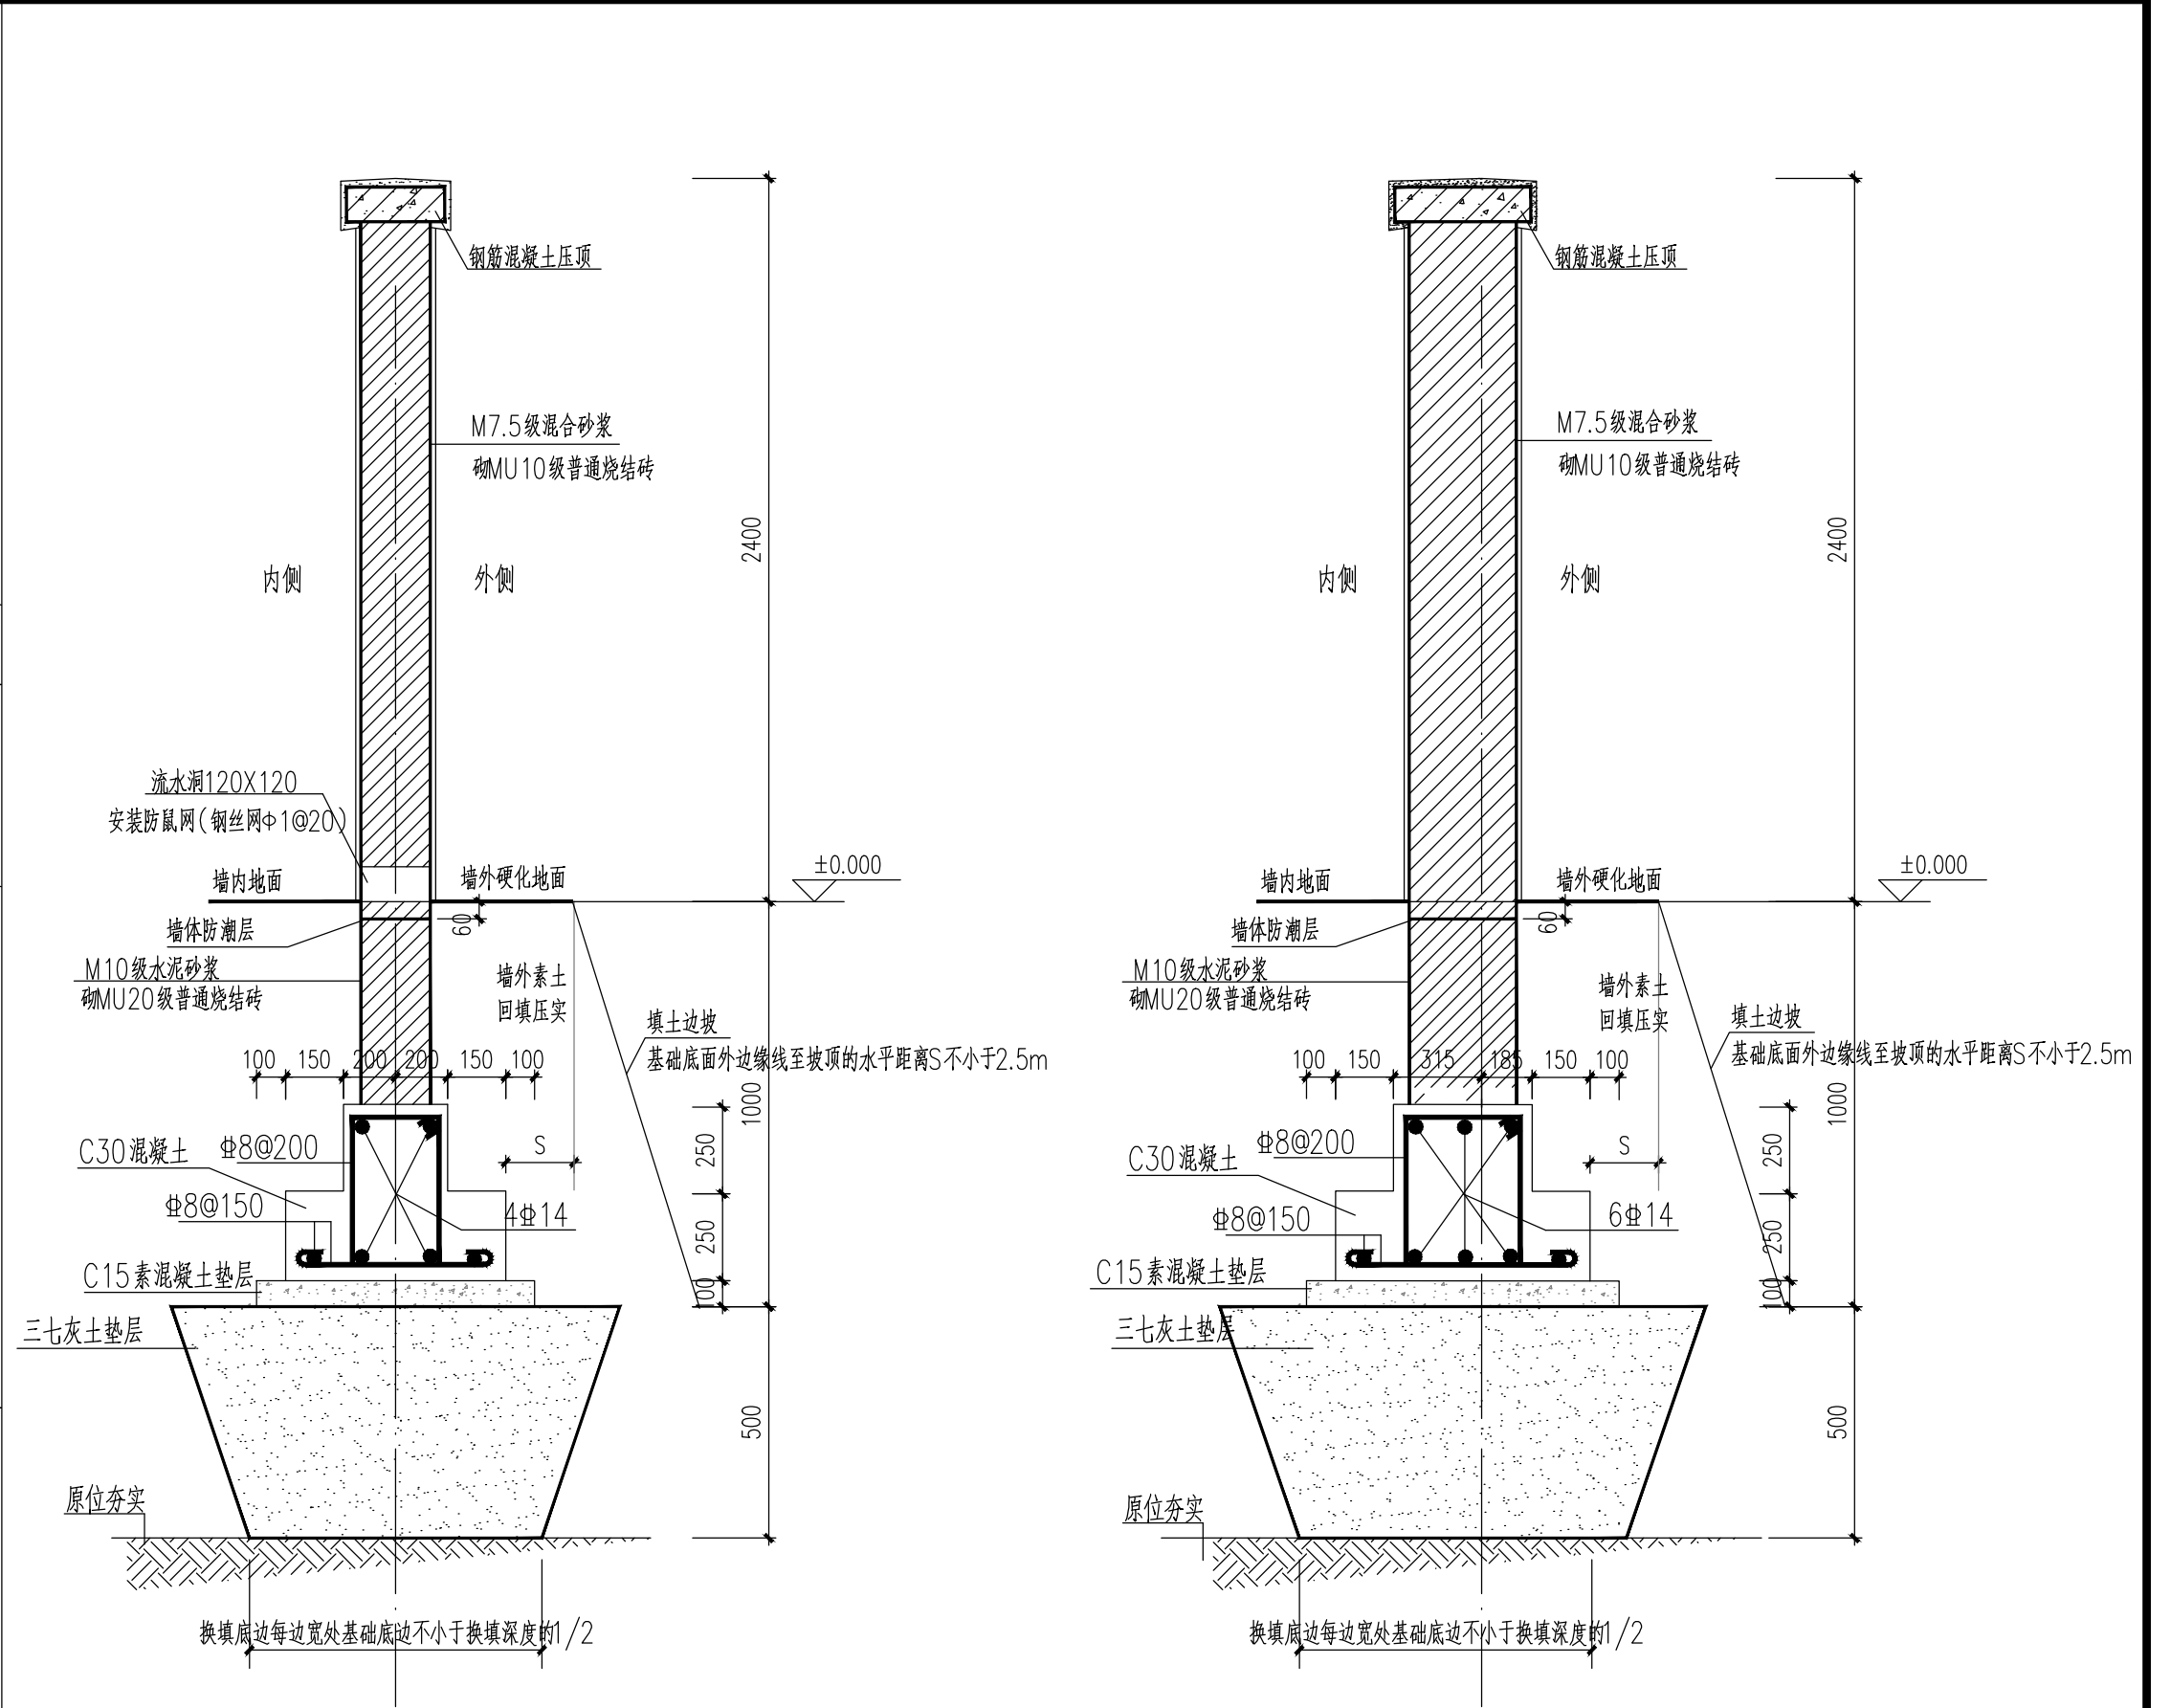

经济技术指标					
序号	建筑名称	占地面积(平方米)	建筑面积(平方米)	占地面积(亩)	容积率
1	综合楼	431.00	1293.00		
2	热电厂	1754.40	1754.40	17.9	0.26
3	门卫	41.80	41.80		
合计		2227.2	3089.20		18.72%

主要技术经济指标表				
序号	项目名称	数量	单位	备注
1	总用地面积	12767.00	平方米	
2	总建筑面积	3089.20	平方米	
3	占地面积	2227.2	平方米	
4	容积率	0.24		
5	建筑密度	18.72	%	
6	新建道路	1200	平方米	
7	新建硬化地面	2600	平方米	
8	新建绿地	3585.60	平方米	
9	绿化率	30.00	%	
10	停车位	20(充电桩4个)	个	
11	新建停车场	360	平方米	微草砖
12	大门	2	个	
13	围墙	460	米	
15	土方工程量	23000	立方米	
	其中 填方	23000	立方米	
	挖方	0.00	立方米	

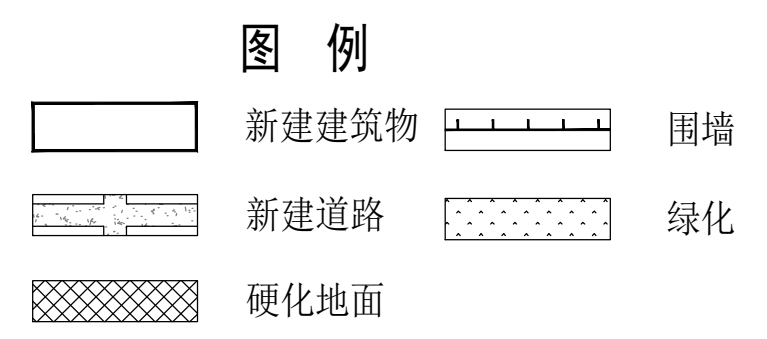

设计者	审核者	审核者	审核者	审核者	中铁第一勘察设计院集团有限公司	图号	峡山县城集中供热及管网改造工程
复核者	审核者	审核者	审核者	审核者	第一部分 热电厂工程	比例	总图
审核者	审核者	审核者	审核者	审核者	总平面图	日期	2023.10
审定者	审定者	审定者	审定者	审定者	总平面图	第 03 张	共 03 张